




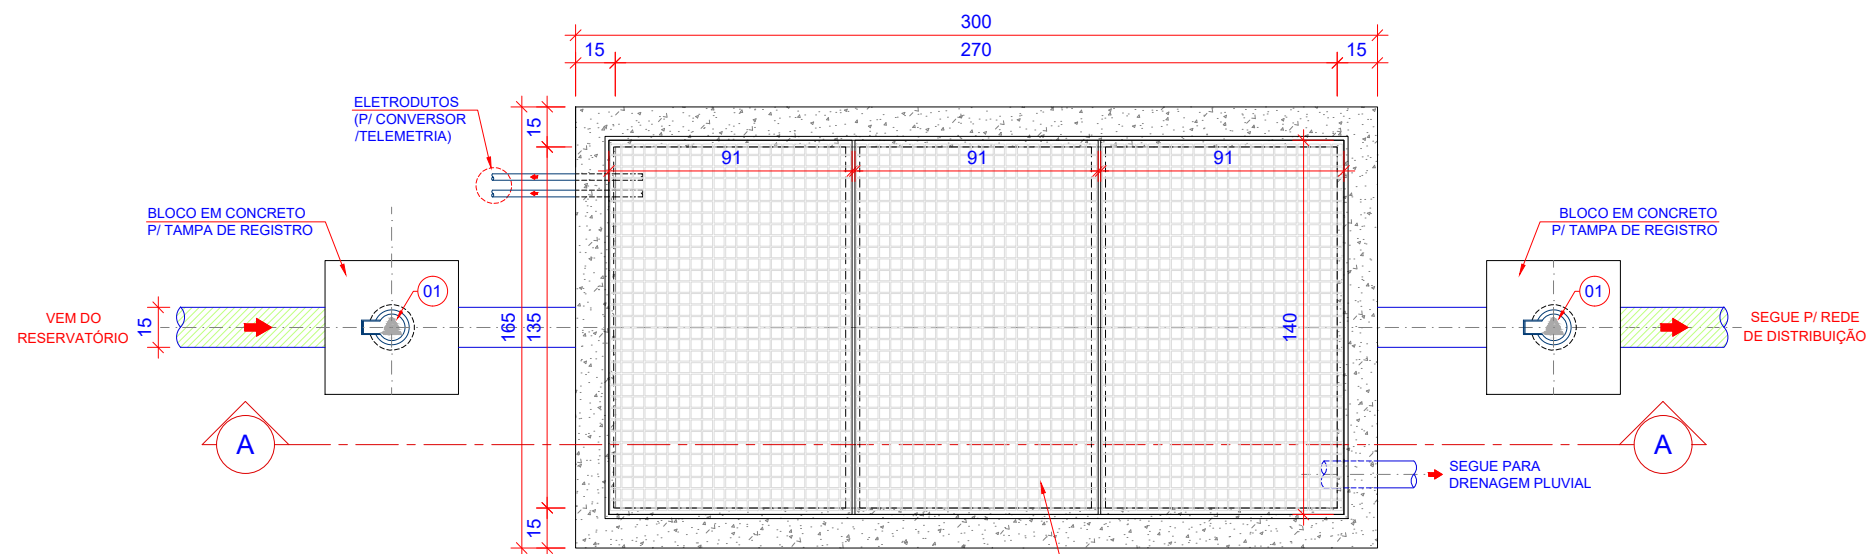


1 PLANTA ALTA
ESCALA 1:20

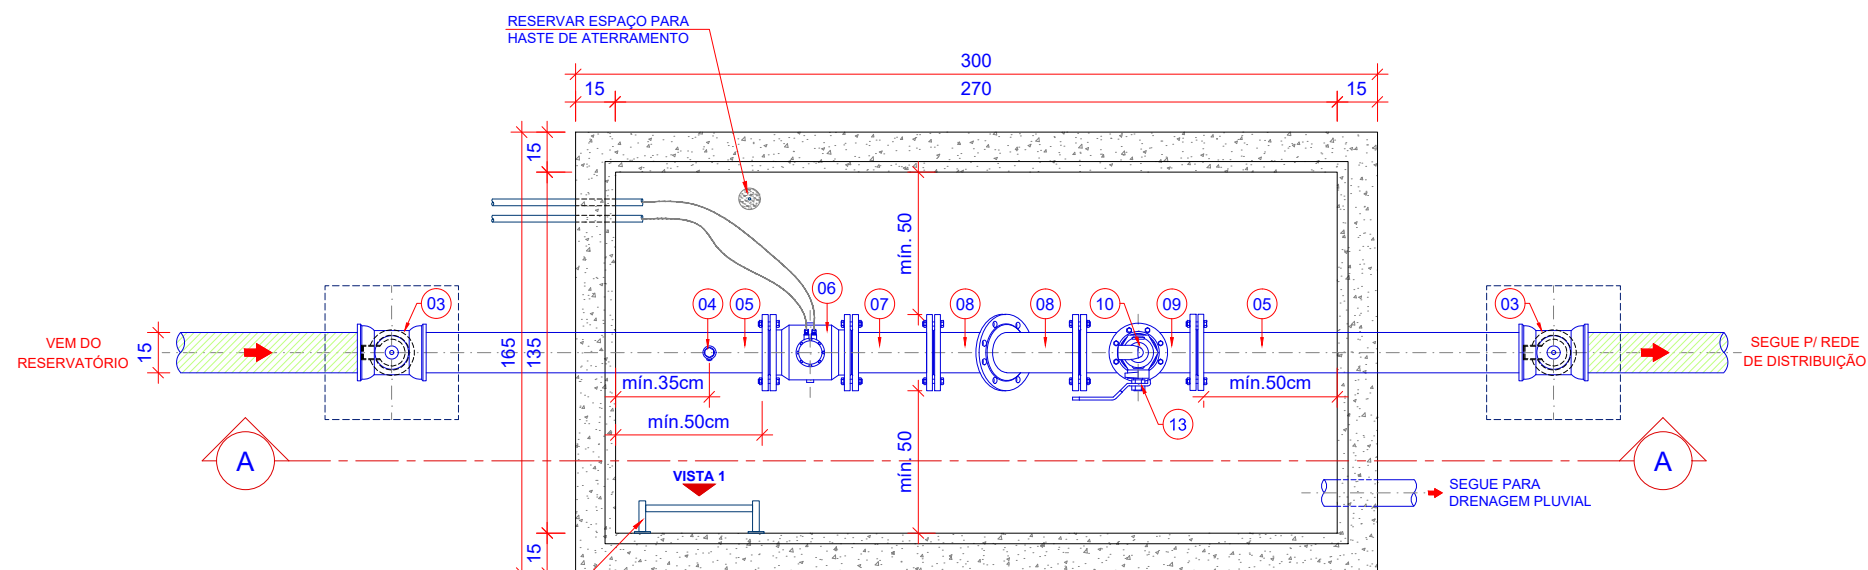


2 PLANTA BAIXA
ESCALA 1:20

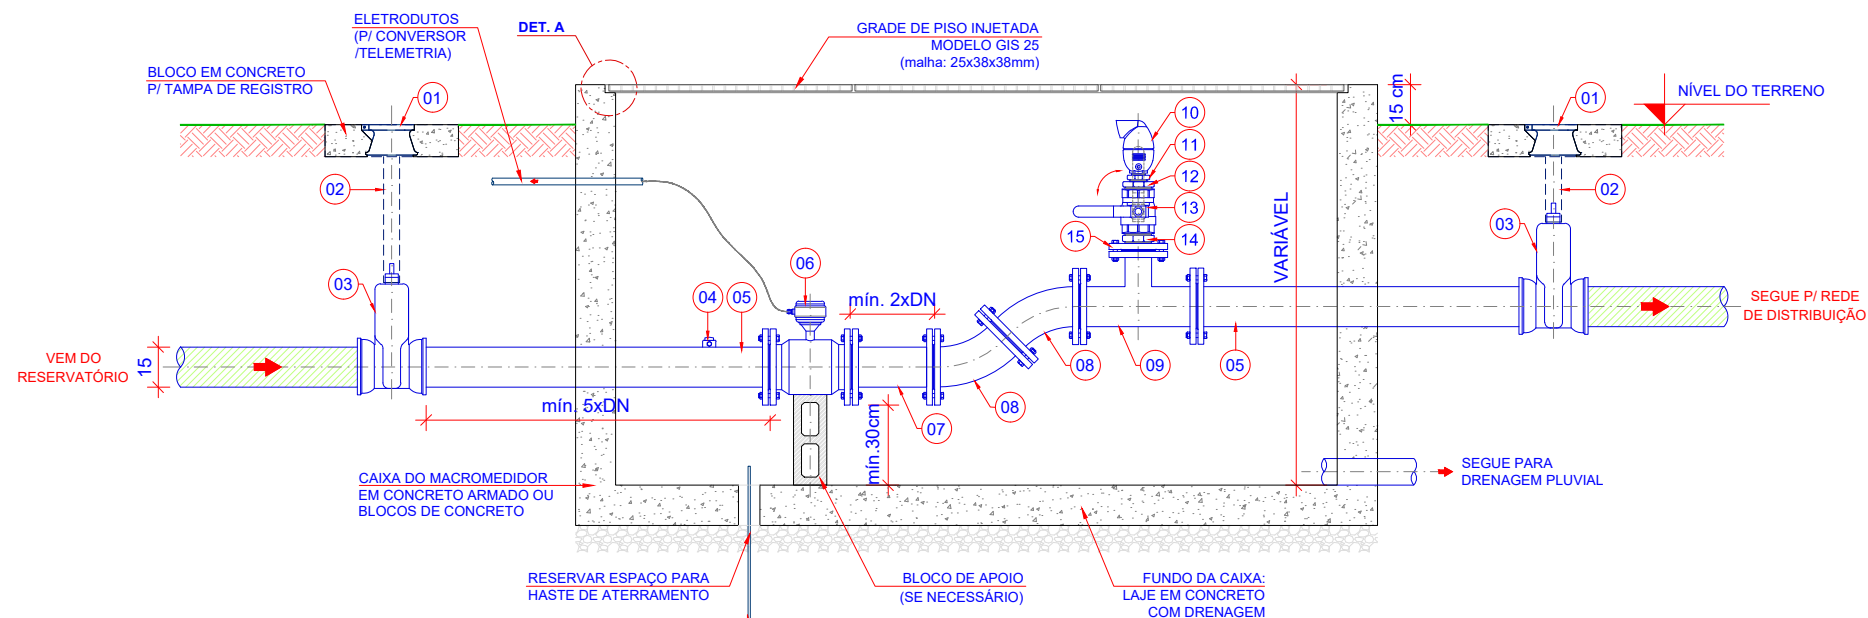

3 CORTE A-A
ESCALA 1:20

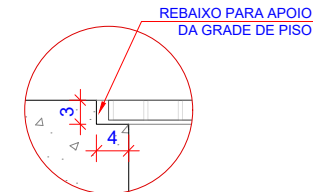

4 DETALHE A
SEM ESCALA

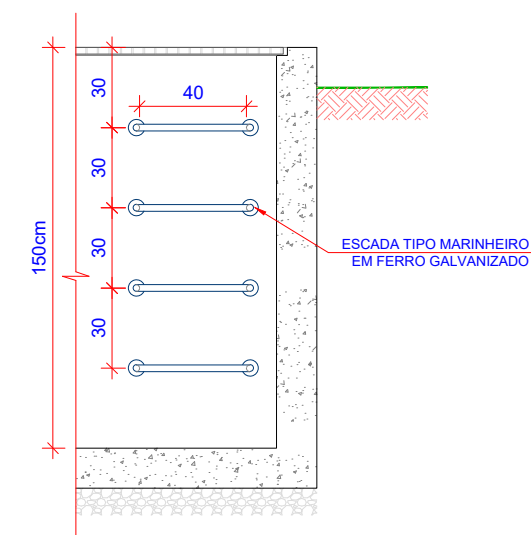

5 VISTA 1
SEM ESCALA

MATERIAIS			
ITEM	DESCRIÇÃO	UNIDADE	QUANT.
1	TAMPÃO T5 ARTICULADO	PÇ	2
2	TUBO	PÇ	2
3	REGISTRO	PÇ	2
4	PONTO PARA PITOMETRIA	PÇ	1
5	TUBO PONTA FLANGE	PÇ	1
6	MACROMEDIDOR	PÇ	1
7	TUBO FLANGEADO	PÇ	1
8	CURVA 45° COM FLANGES	PÇ	2
9	TE DE REDUÇÃO COM FLANGES	PÇ	1
10	VÁLVULA VENTOSA DE ESCAPE DE AR	PÇ	1
11	BUCHA DE REDUÇÃO	PÇ	1
12	BUCHA DE REDUÇÃO	PÇ	1
13	REGISTRO BRONZE ESFERA ALAVANCA	PÇ	1
14	NIPLE	PÇ	1
15	FLANGE AVULSO	PÇ	1

CASAN - Companhia Catarinense de Águas e Saneamento



MANUAL DO EMPREENDEDOR

TÍTULO
DETALHE TÍPICO DE INSTALAÇÃO DE MACROMEDIDOR
EM SAÍDA DE RESERVATÓRIOS
INSTALAÇÕES ATÉ 150mm

ESCALA
INDICADA
DATA
fev-26