


1 SUBESTAÇÃO CORTE A-A

ESCALA 1:25

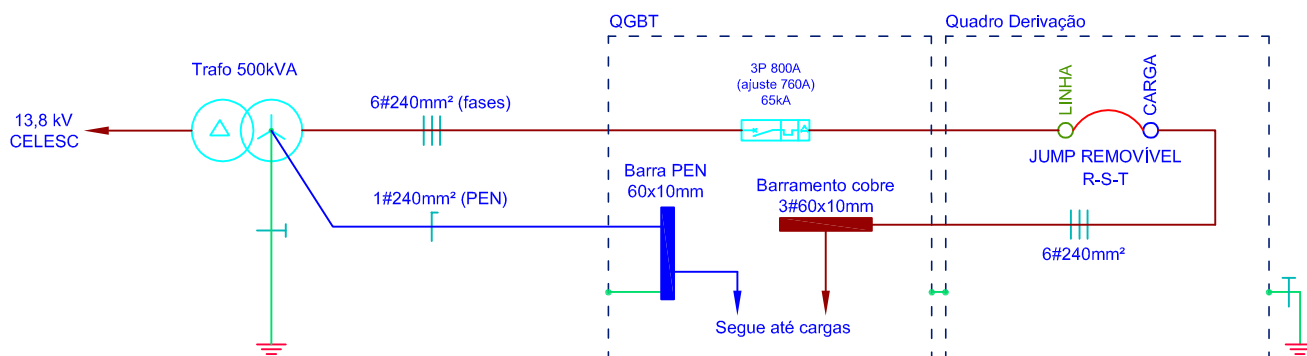

2 UNIFILAR QGBT-QD

SEM ESCALA



CIA. CATARINENSE DE ÁGUAS E SANEAMENTO

CIDADE

PIÇARRAS

SUBESTAÇÃO DA ETA

PROJETO ELÉTRICO
SUBSTITUIÇÃO DE CABOS E QGBT
CORTE A-A
UNIFILAR QGBT-QD

PROJETO
ENGº EDUARDO GRANDI
ESCALA
INDICADA

VISTOS

DESENHO
EDUARDO
TOPOGRAFIA

DATA
AGO/2014
DATA TOP.

FOLHA N°
03221-SAA-ETA
-ELT-0020-A