




1 CORTE D-D  
ESCALA 1:50

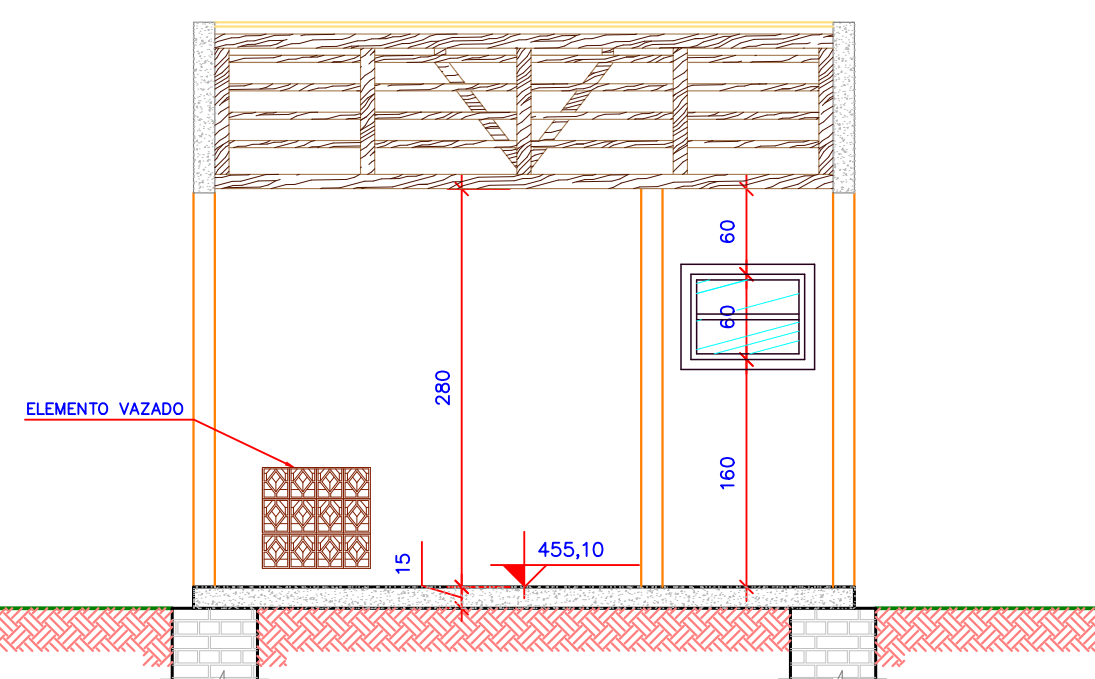

2 CORTE C-C  
ESCALA 1:50

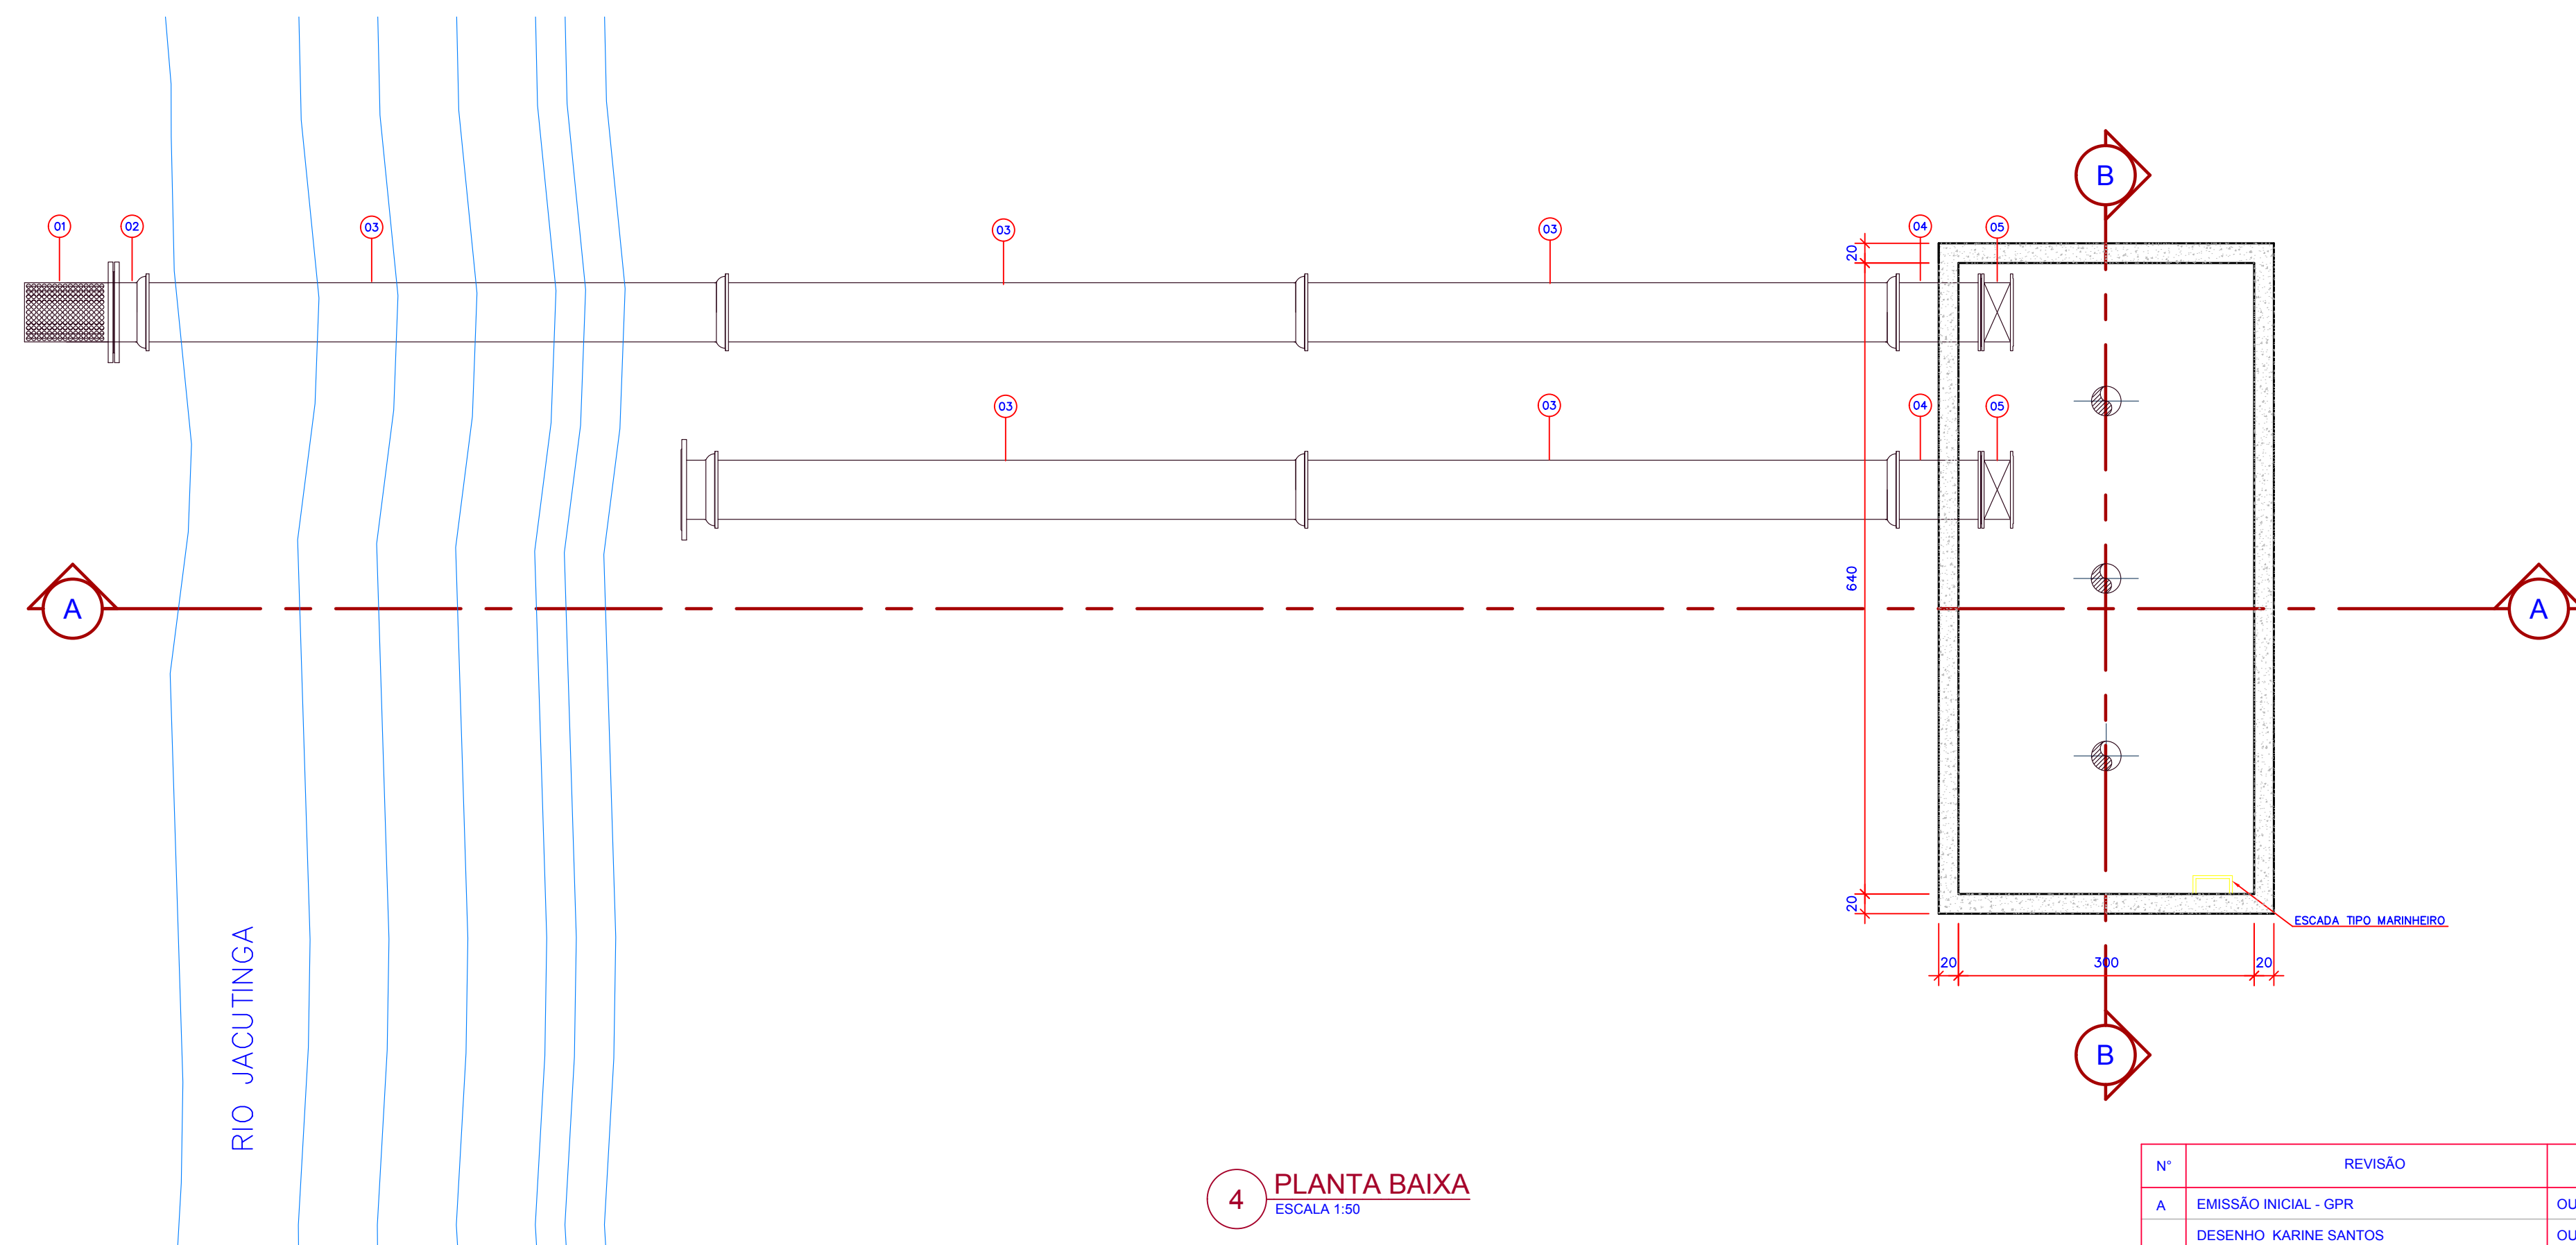

4 PLANTA BAIXA  
ESCALA 1:50

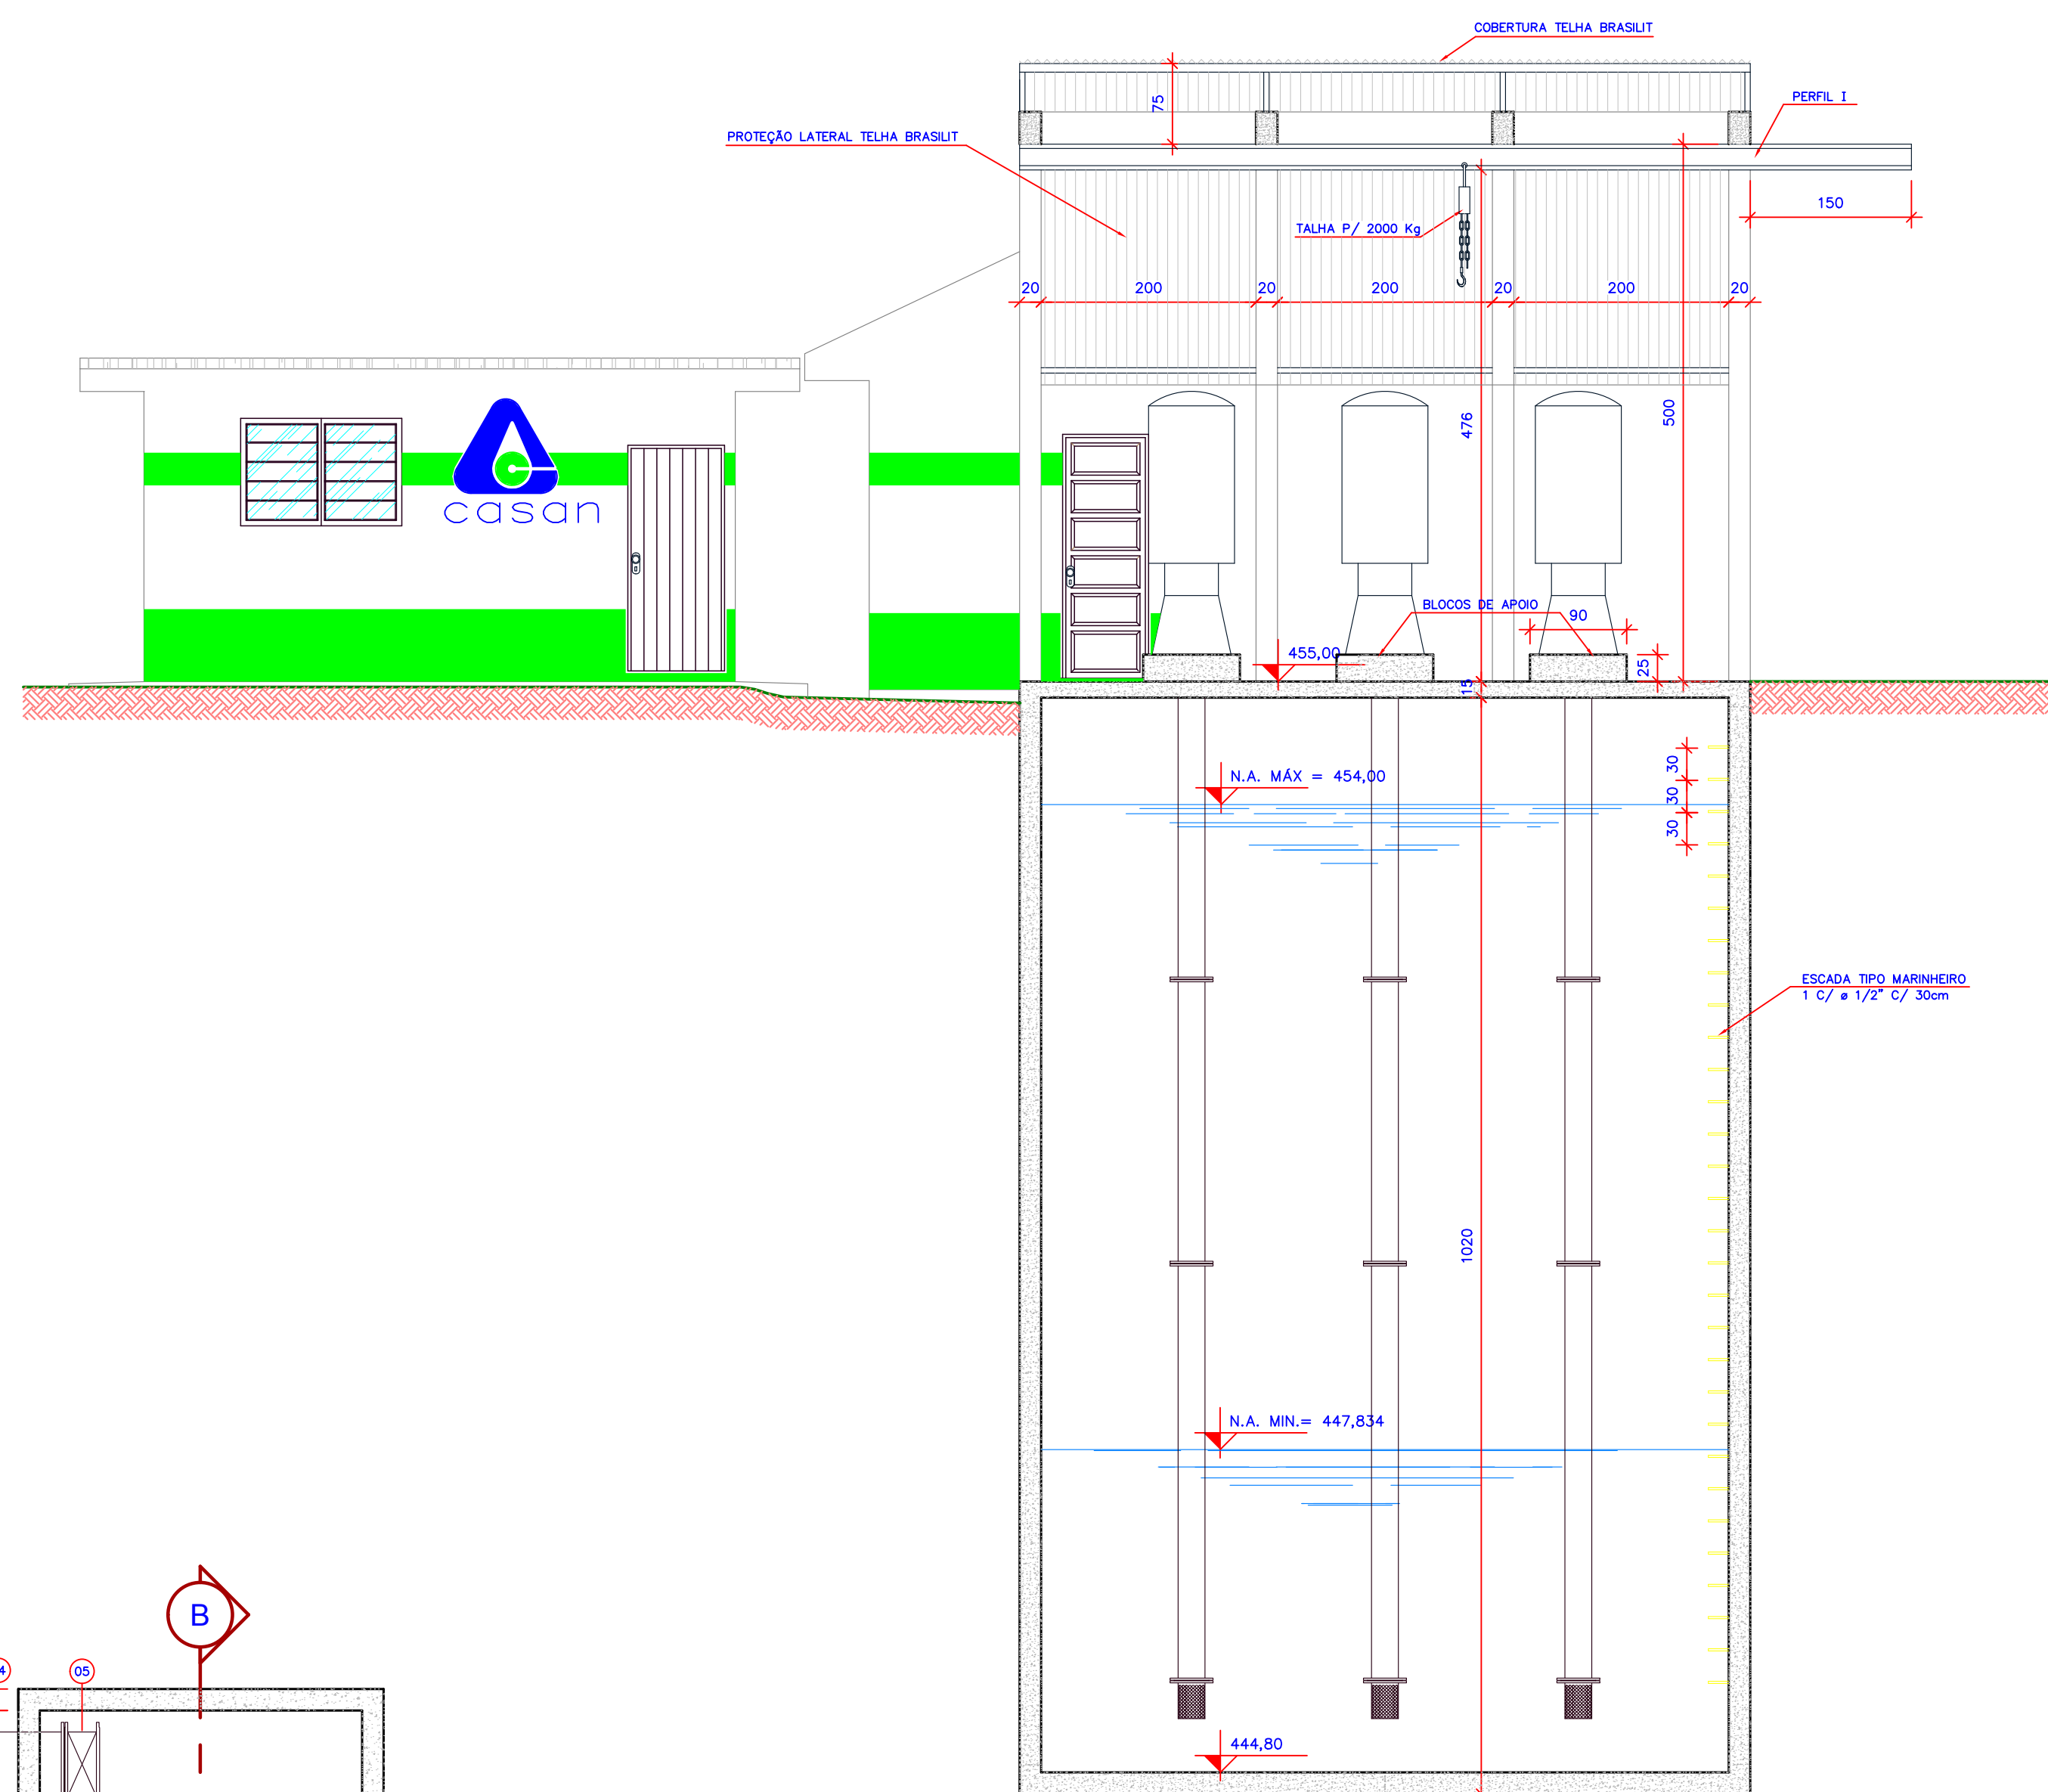

3 CORTE B-B  
ESCALA 1:50

Nº		REVISÃO	DATA	LOGOMARCA DA CONSULTORIA	Companhia Catarinense de Águas e Saneamento S.A. CONCÓRDIA			
A		EMIÇÃO INICIAL - GPR	OUT/2005	 GERÊNCIA DE PROJETOS – CASAN	PROJETO ARQUITETÔNICO			
		DESENHO KARINE SANTOS	OUT/2005		ESTACIÓN DE RECALQUE DE ÁGUA BRUTA CAPTAÇÃO RIO JACUTINGA CORTE D-D - CORTE C-C - CORTE B-B - PLANTA BAIXA			
Nº DA CONSULTORIA					PROJETO ENGR. ROBERTO BIZ	VISTOS	DESENHO VÂNIA	DATA SET/84
					ESCALA INDICADA		TOPOGRAFIA JONAS / NILTON	DATA TOP. SET/84
					FOLHA Nº 07116-SAA-ERB-ARQ-00YY-A			