

1 PLANTA ALTA  
ESCALA 1:100

Nº	REVISÃO	DATA
A	EMIÇÃO INICIAL - FEESC	AGO/1999
B	ALTERAÇÃO PARA ETAPA ÚNICA - MARIO	DEZ/2011



# Companhia Catarinense de Águas e Saneamento

---


S.I.A. DA GRANDE FLORIANÓPOLIS

---

PALHOÇA


PROJETO ARQUITETÔNICO  
ETA - AMPLIAÇÃO E MELHORIA  
FLOCULADOR e DECANTADOR  
PLANTA ALTA

PROJETO FEESC	VISTOS	DESENHO FEESC	DATA AGO/1999	FOLHA Nº
ESCALA INDICADA		TOPOGRAFIA	DATA TOP.	02216-SIA-ETA-ARQ-0070-B

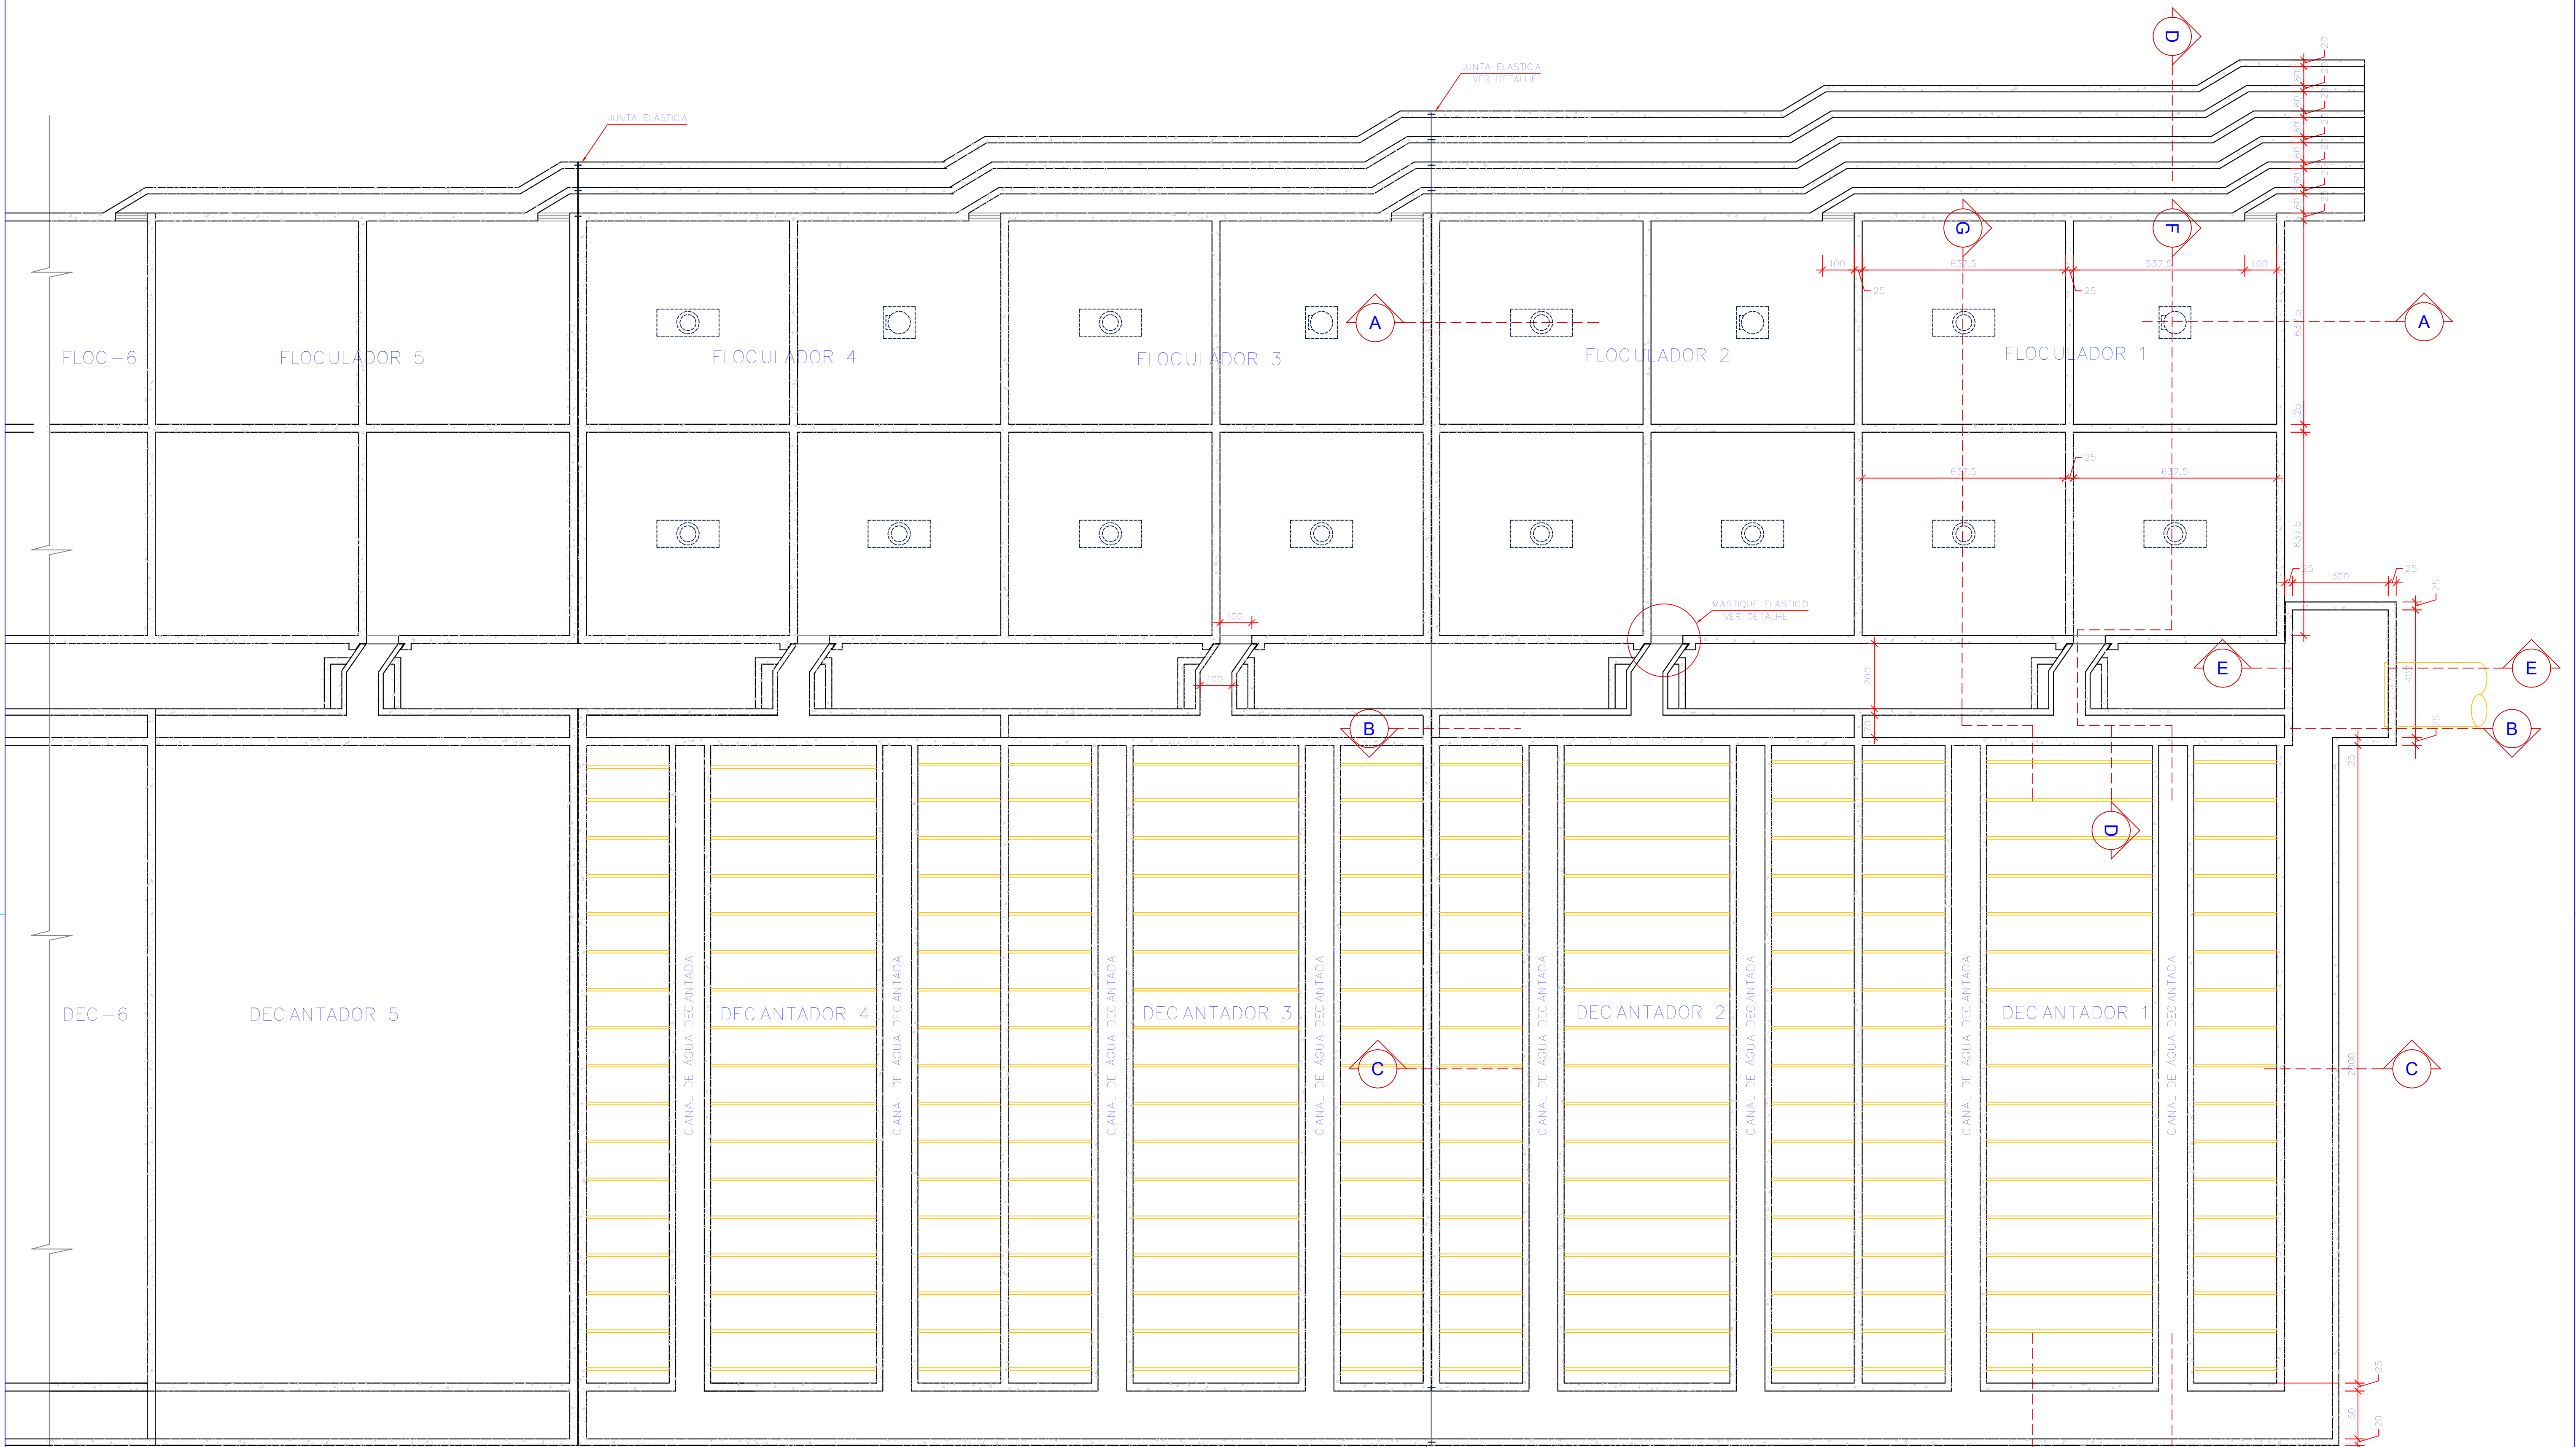


JUNTA ELÁSTICA


1 PLANTA BAIXA - COTA = 128,00  
ESCALA 1:100

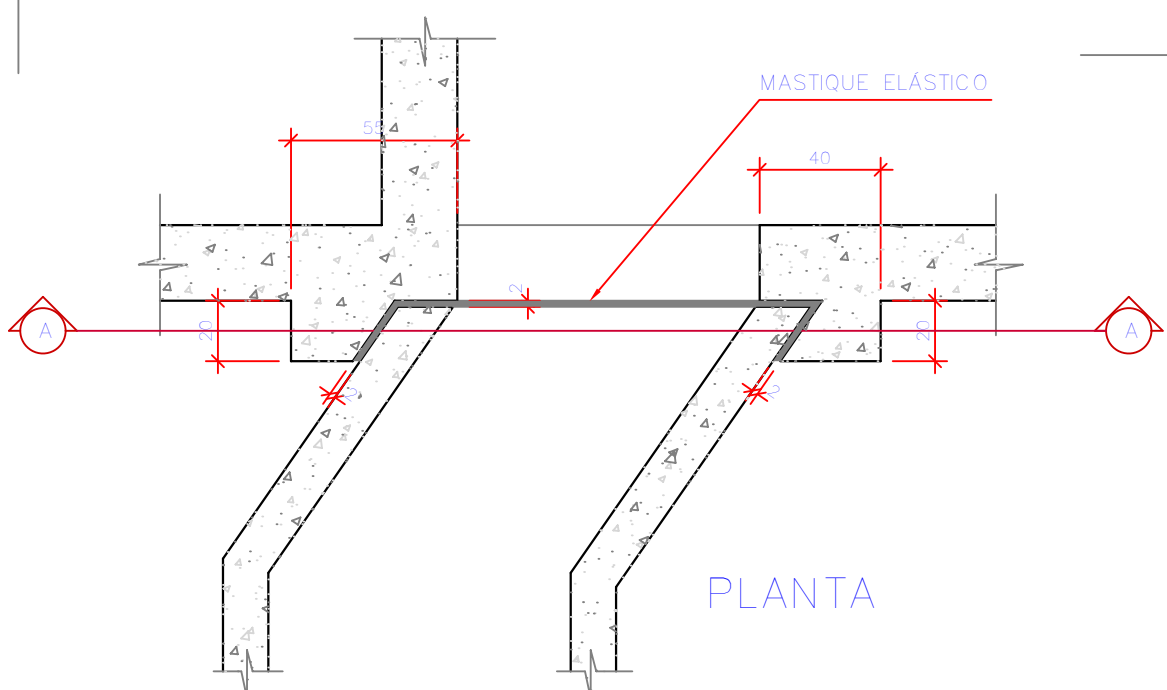

2 DETALHE DA JUNTA DE DILATAÇÃO DO CANAL DE ÁGUA FLOCULADA  
ESCALA 1:25

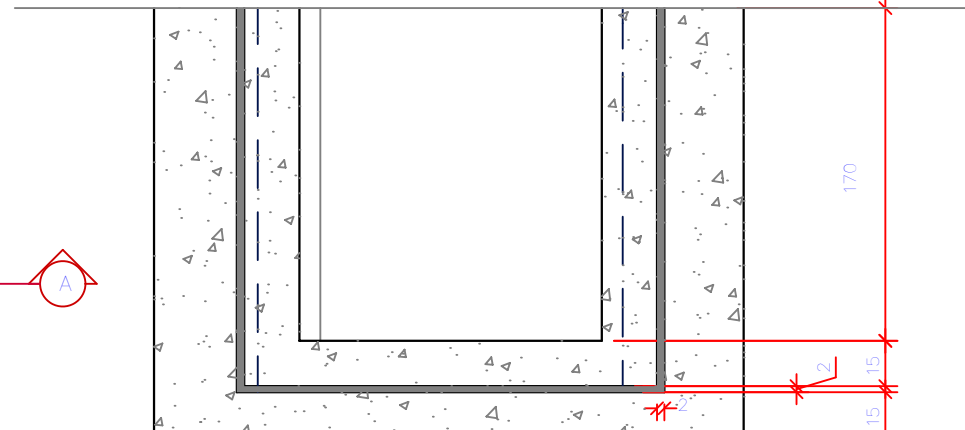

CORTE A-A

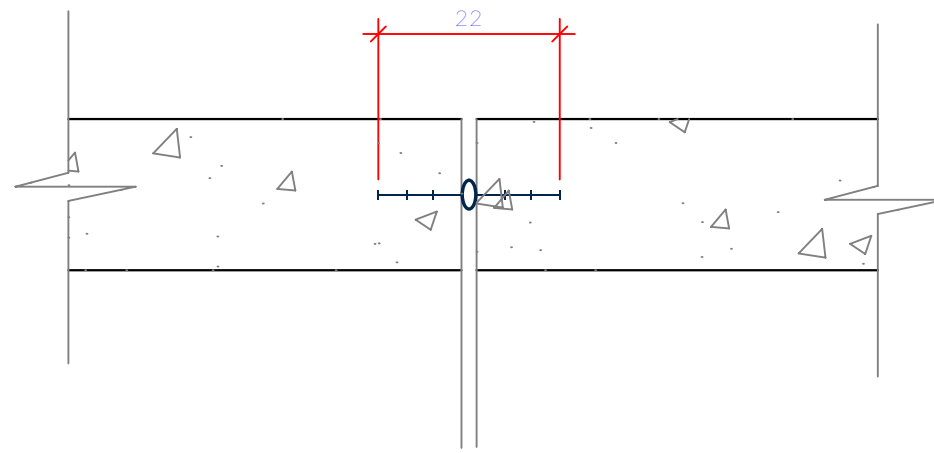

3 DETALHE DA JUNTA DE ELÁSTICA  
ESCALA 1:10

Nº	REVISÃO	DATA
A	EMIÇÃO INICIAL - FEESC	AGO/1999
B	ALTERAÇÃO PARA ETAPA ÚNICA - MARIO	DEZ/2011

LOGOMARCA DA CONSULTORIA

FEESC

W DA CONSULTORIA

**Companhia Catarinense de Águas e Saneamento**  
S.I.A. DA GRANDE FLORIANÓPOLIS  
PALHOÇA

PROJETO ARQUITETÔNICO  
ETA - AMPLIAÇÃO E MELHORIA  
FLOCULADOR e DECANTADOR  
PLANTA BAIXA - COTA=128,00

PROJETO FEESC	REVISÃO FEESC	DESENHO FEESC	DATA AGO/1999	FOUNDAÇÃO DATA 1999
------------------	------------------	------------------	------------------	------------------------

02216-SIA-ETA-ARQ-0080-B