



2 CORTE GG
ESCALA 1:50



3 VISTA SUPERIOR DA INSTALAÇÃO DOS MISTURADORES

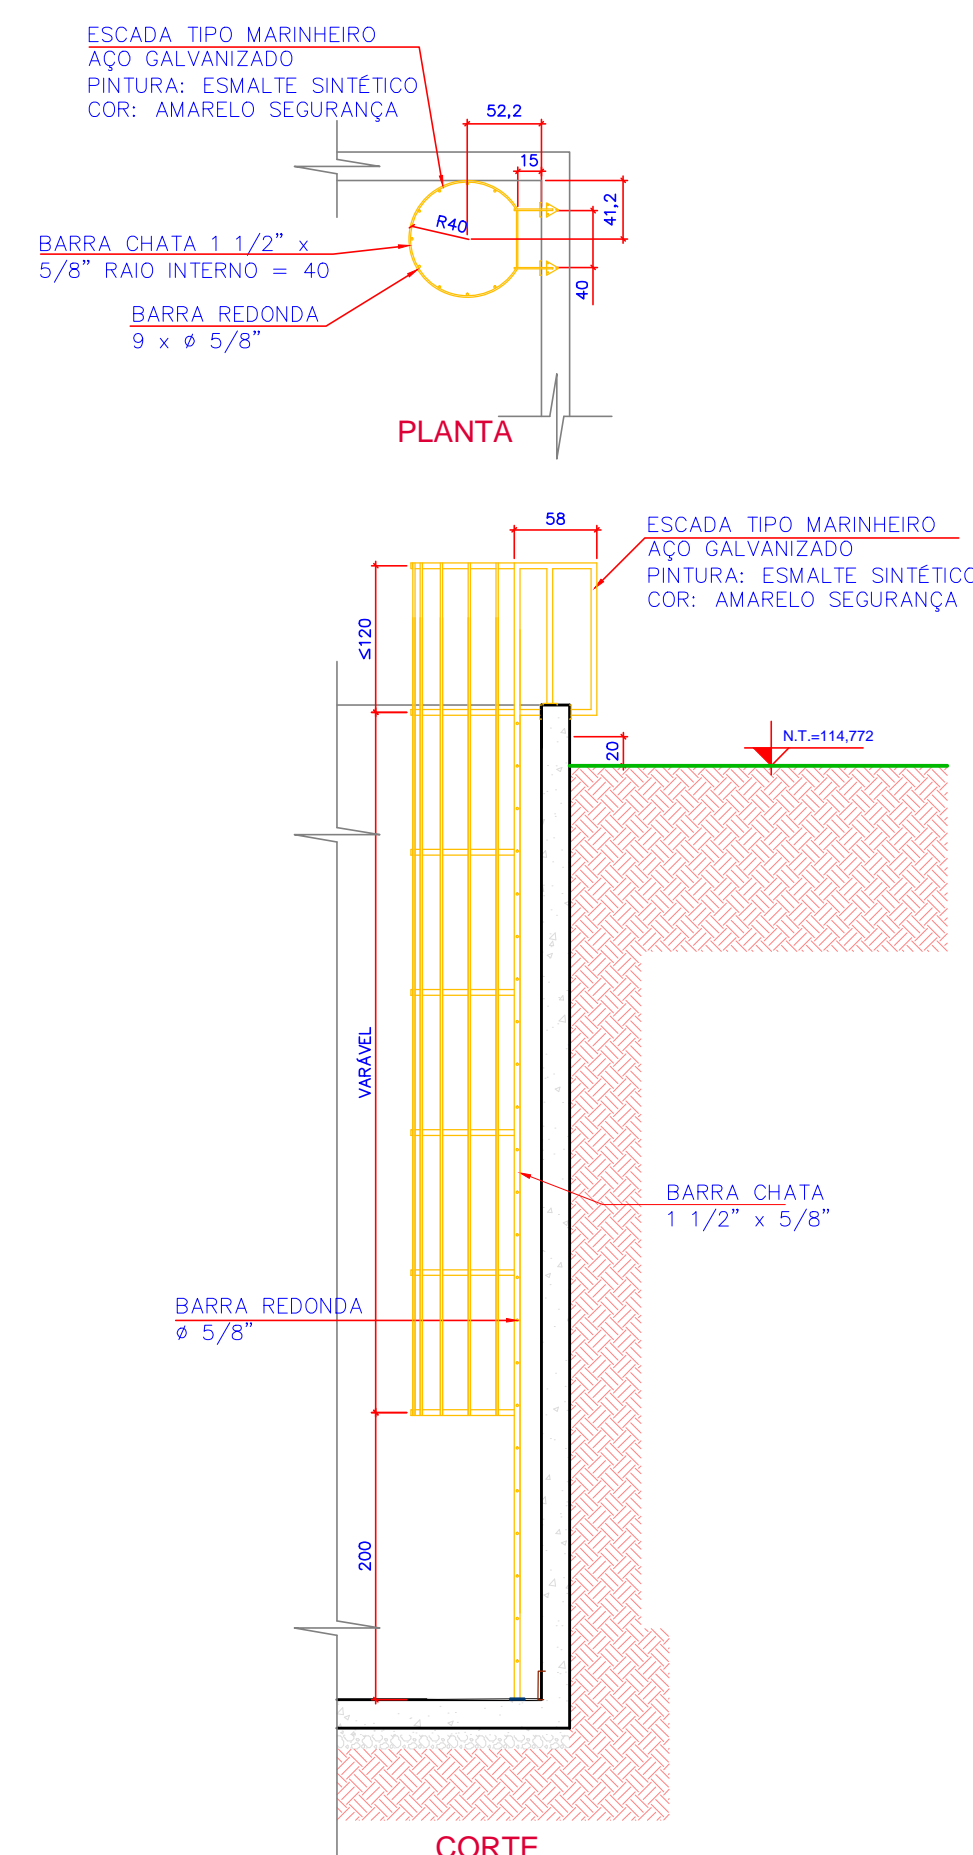


5 DETALHE DA ESCADA TIPO MARINHEIRO

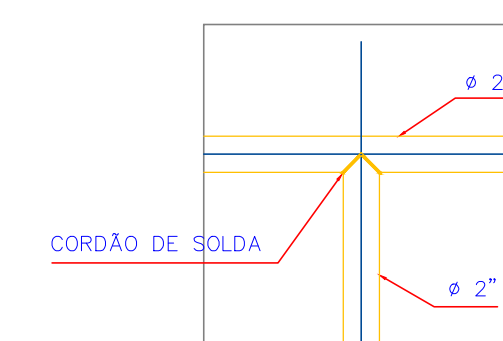

CORTE DE TOPO


DETALHE DA SOLDA

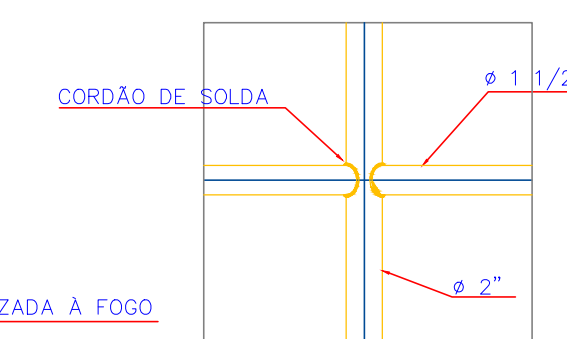



DETALHE DA FIXAÇÃO

DETALHE DA SOLDA


7 DETALHE DE FIXAÇÃO DO GUARDA-CORPO
ESCALA 1:10

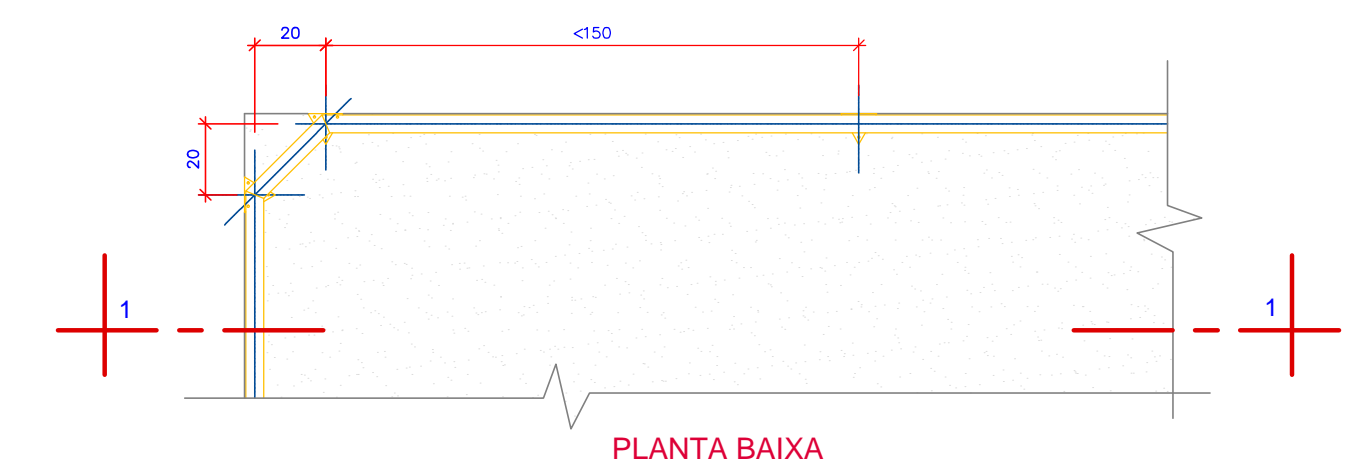

PLANTA BAIXA

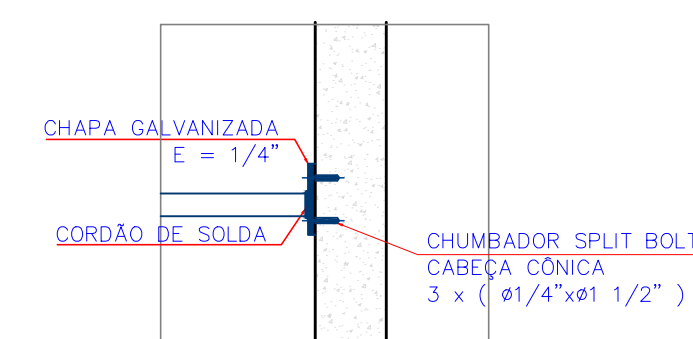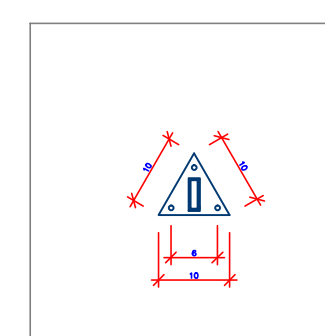

6 DETALHE DE FIXAÇÃO DA ESCADA
ESCALA 1:10

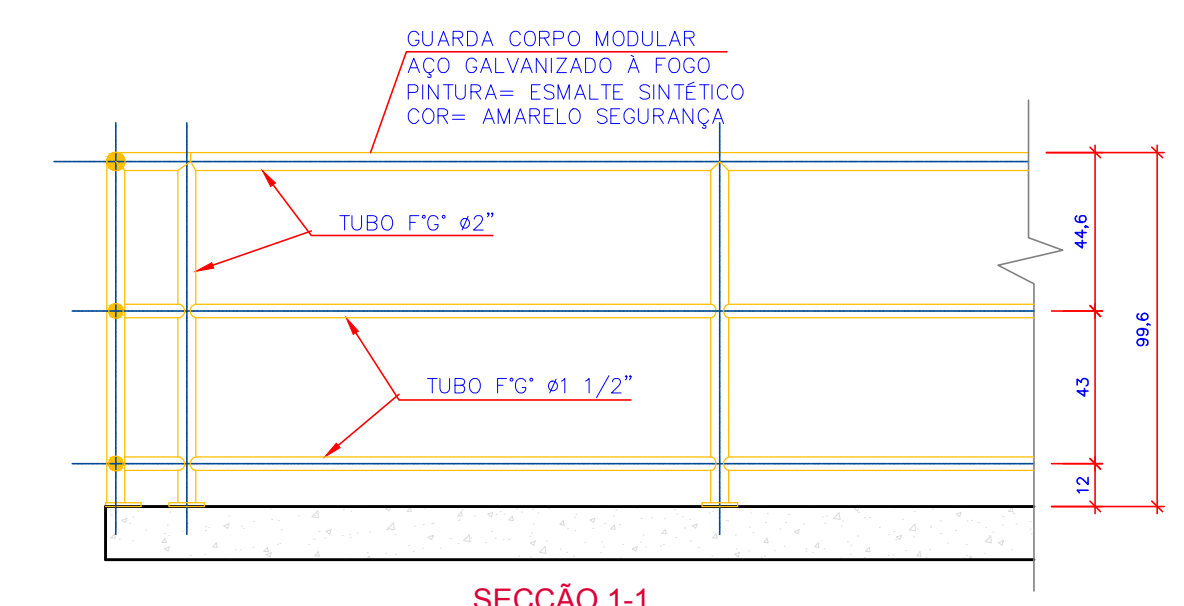

8 DETALHE DO GUARDA-CORPO

Nº			REVISÃO		DATA		LODOMARIA DA CONSULTORIA		<div><div></div><div><div>SISTEMA</div><div>S.A.A. INTEGRADO DA GRANDE FLORIANÓPOLIS</div><div>LOCALIDADE – MUNICÍPIO</div><div>MORRO DOS QUADROS - PALHOÇA</div></div></div>	
A			EMISSIONAL INICIAL - GPR		JAN/2011		<div><div></div><div>GERÊNCIA DE PROJETOS - CASAN</div></div>		<div>PROJETO ARQUITETÔNICO</div> <div>UNIDADE DE TRAT. DE RESÍDUOS (UTR) / TANQUE DE EQUALIZAÇÃO</div> <div>CORTE DD, EE e DETALHES DA INSTALAÇÃO DOS MISTURADORES</div> <div>DETALHE DA ESCADA TIPO MARINHEIRO e GUARDA-CORPO</div>	
B			ALTERAÇÃO - LOCAÇÃO DO TQ. EQUALIZAÇÃO		OUT/2012					
C			ALTERAÇÃO -LOC. TUBULAÇÃO DO DECANTADOR E ADENSADOR Eng.: Jolito F. / Ricardo V. Des: Daniela		DEZ/2013					
							Nº DA CONSULTORIA		PROJETO	
							ENQ. - F. LINO/R. VIEIRA		VISTOS	
							ESCALA		DESENHO	
							MÉTRICA		MARGARET/RPICKLER	
									DATA	
									JAN/2011	
									FOLHA Nº	
									02216-SAA-TEF-ARQ-0050-C	
									DATA TÍTUL.	