



1 PLANTA ALTA INTERLIGAÇÃO ÁGUA DECANTADA A CASA DE QUÍMICA
ESCALA 1:100



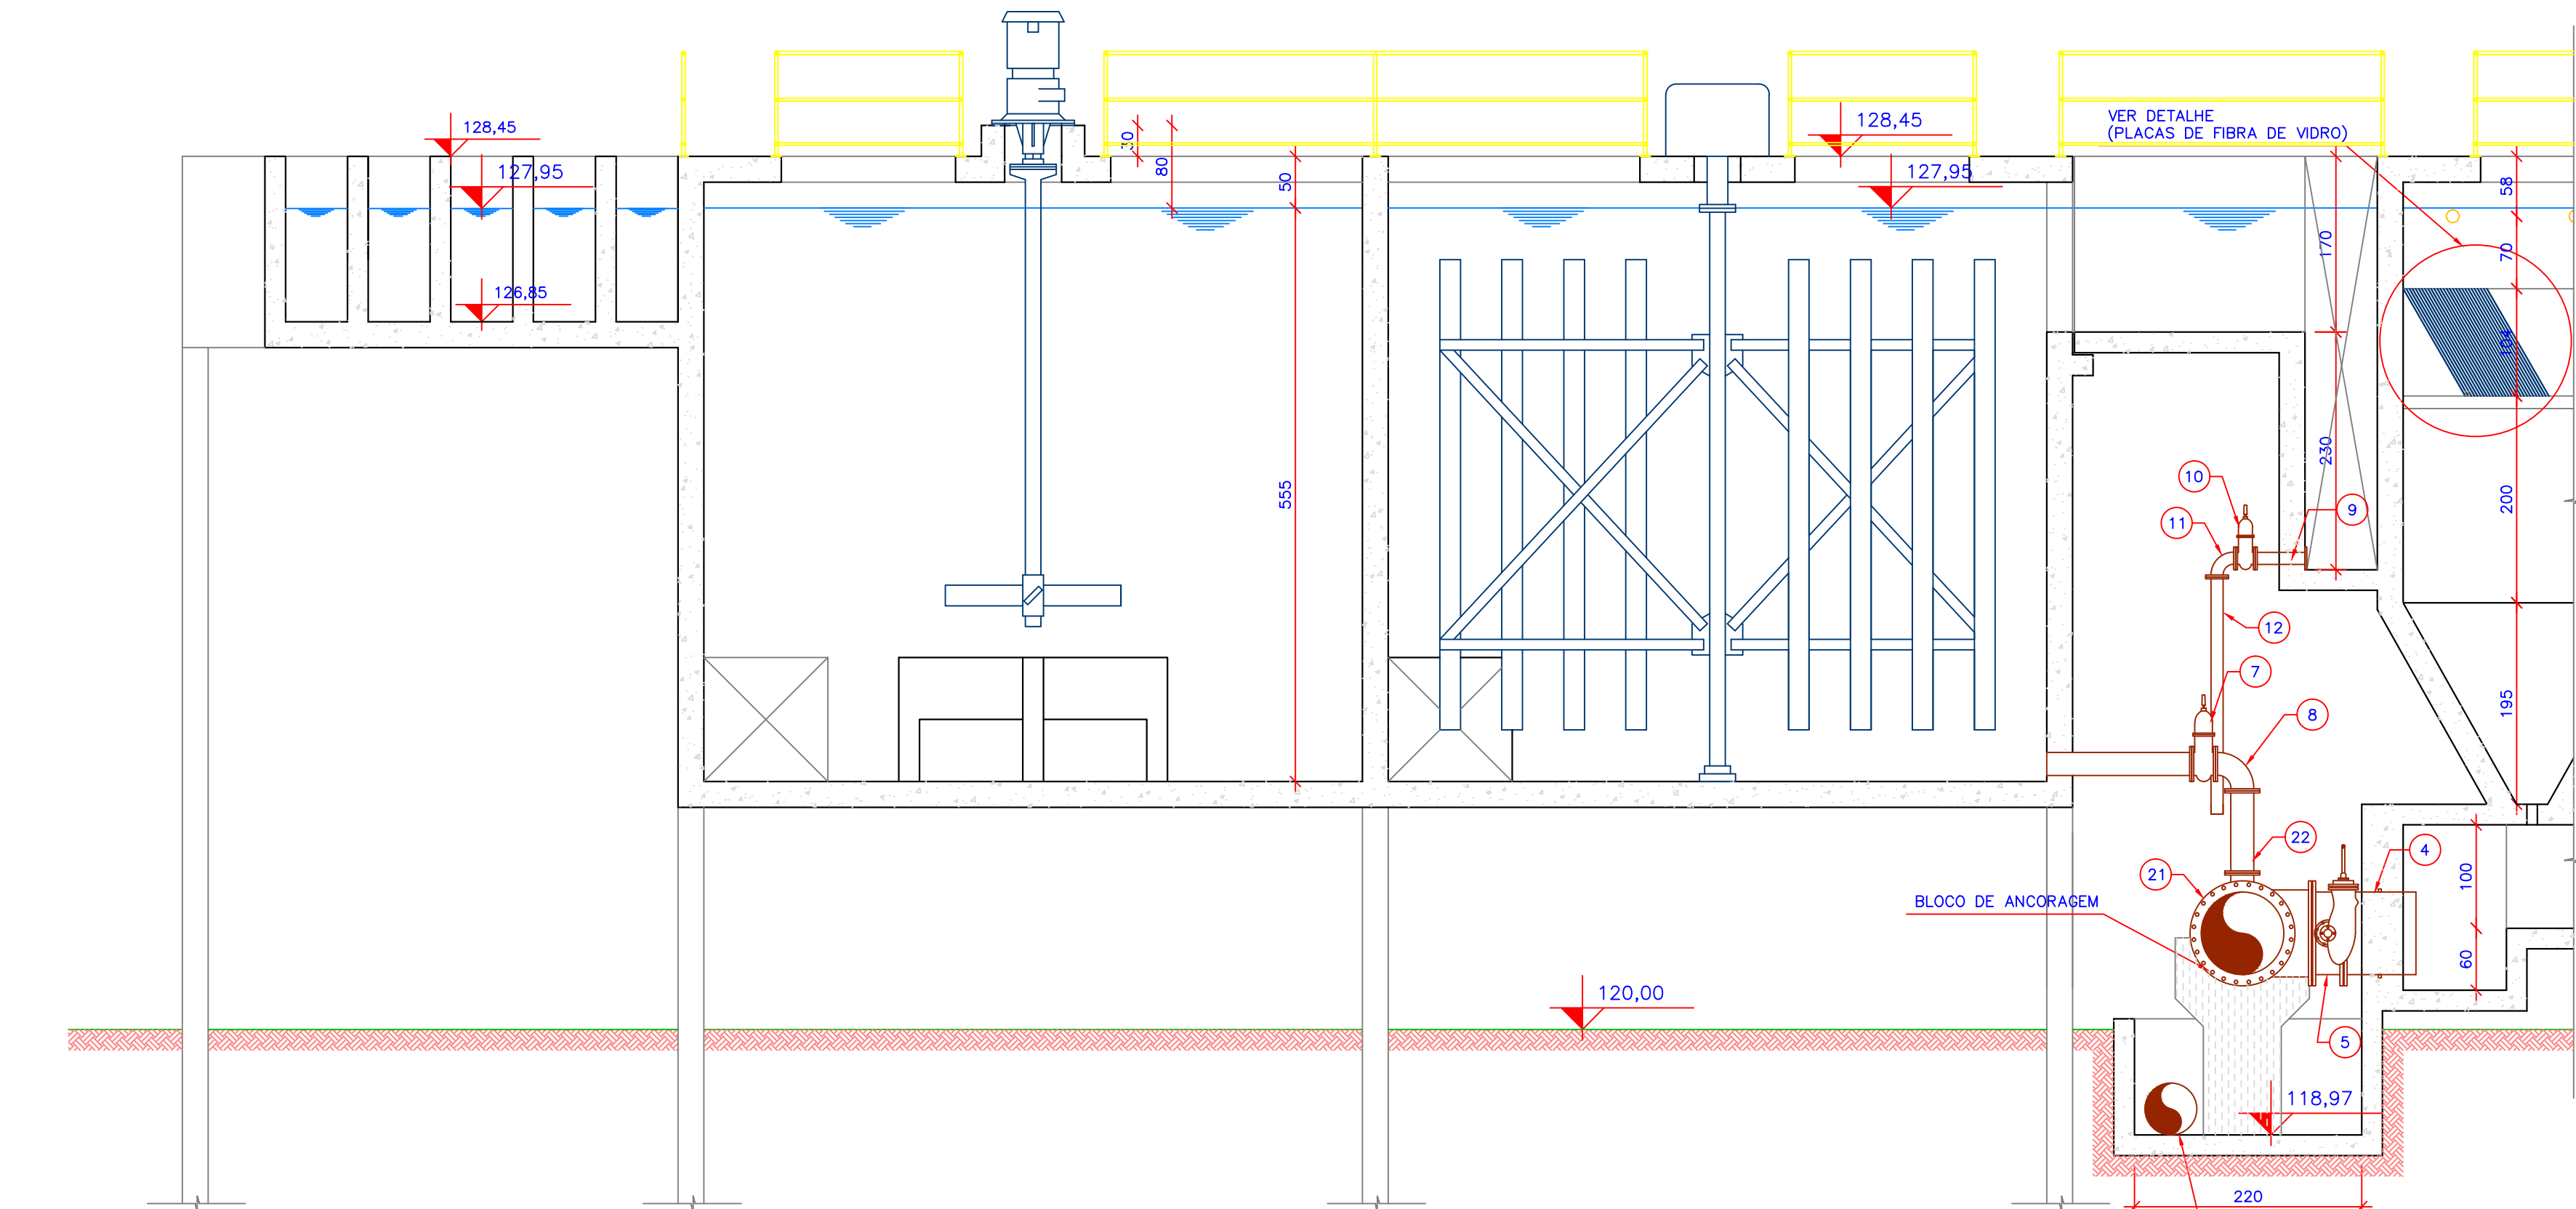

2 CORTE - DD
ESCALA 1:50

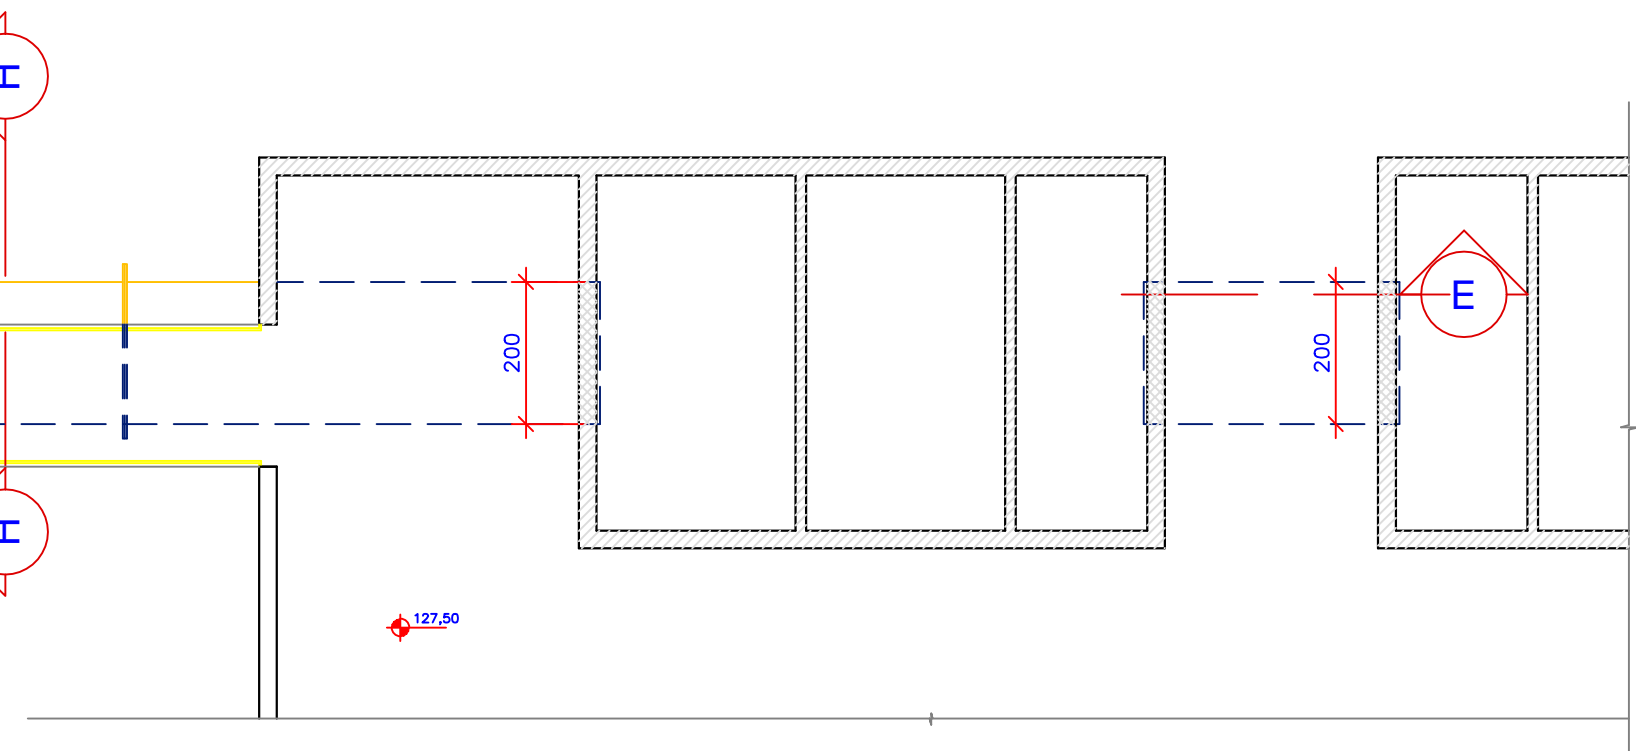

3 CORTE - HH
ESCALA 1:50

- CONVENÇÃO
- EXISTENTE
 - PROJETADA
 - DEMOUR

Nº		REVISÃO	DATA	 FEESC		Companhia Catarinense de Águas e Saneamento			
A		EMIÇÃO INICIAL - FEESC	AGO/1999			SISTEMA	S.I.A. DA GRANDE FLORIANÓPOLIS		
B		REVISÃO GPR - ALTERAÇÃO CAIXA DE DRENAGEM E Ø ESGOTAMENTO	OUT/2010			LOCALIDADE - MUNICÍPIO	PALHOÇA/FLORIANÓPOLIS		
C		ALTERAÇÃO PARA ETAPA ÚNICA - MARIO	DEZ/2011			PROJETO ARQUITETÔNICO			
						ETA - AMPLIAÇÃO E MELHORIA			
						FLOCULADOR E DECANTADOR			
						PLANTA ALTA DE INTERLIGAÇÃO, CORTES D-D e H-H			
Nº DA CONSULTORIA				PROJETO	VISTOS	DESENHO	DATA	FOLHA Nº	
				FEESC		FEESC	AGO/1999	02216-SIA-ETA-ARQ-0130-C	
				ESCALA		TOPOGRAFIA	DATA TOP.		
				INDICADA					